


自动控制 AUTOMATIC CONTROL	建筑 ARCHITECTURE	给排水 WATER SUPPLY & SEWERAGE	给排水 WATER SUPPLY & SEWERAGE	给排水 WATER SUPPLY & SEWERAGE
	结构 STRUCTURE	工艺 TECHNOLOGY	工艺 TECHNOLOGY	工艺 TECHNOLOGY
	电气 ELECTRIC ENGRG	总图 GENERAL LAYOUT	总图 GENERAL LAYOUT	总图 GENERAL LAYOUT

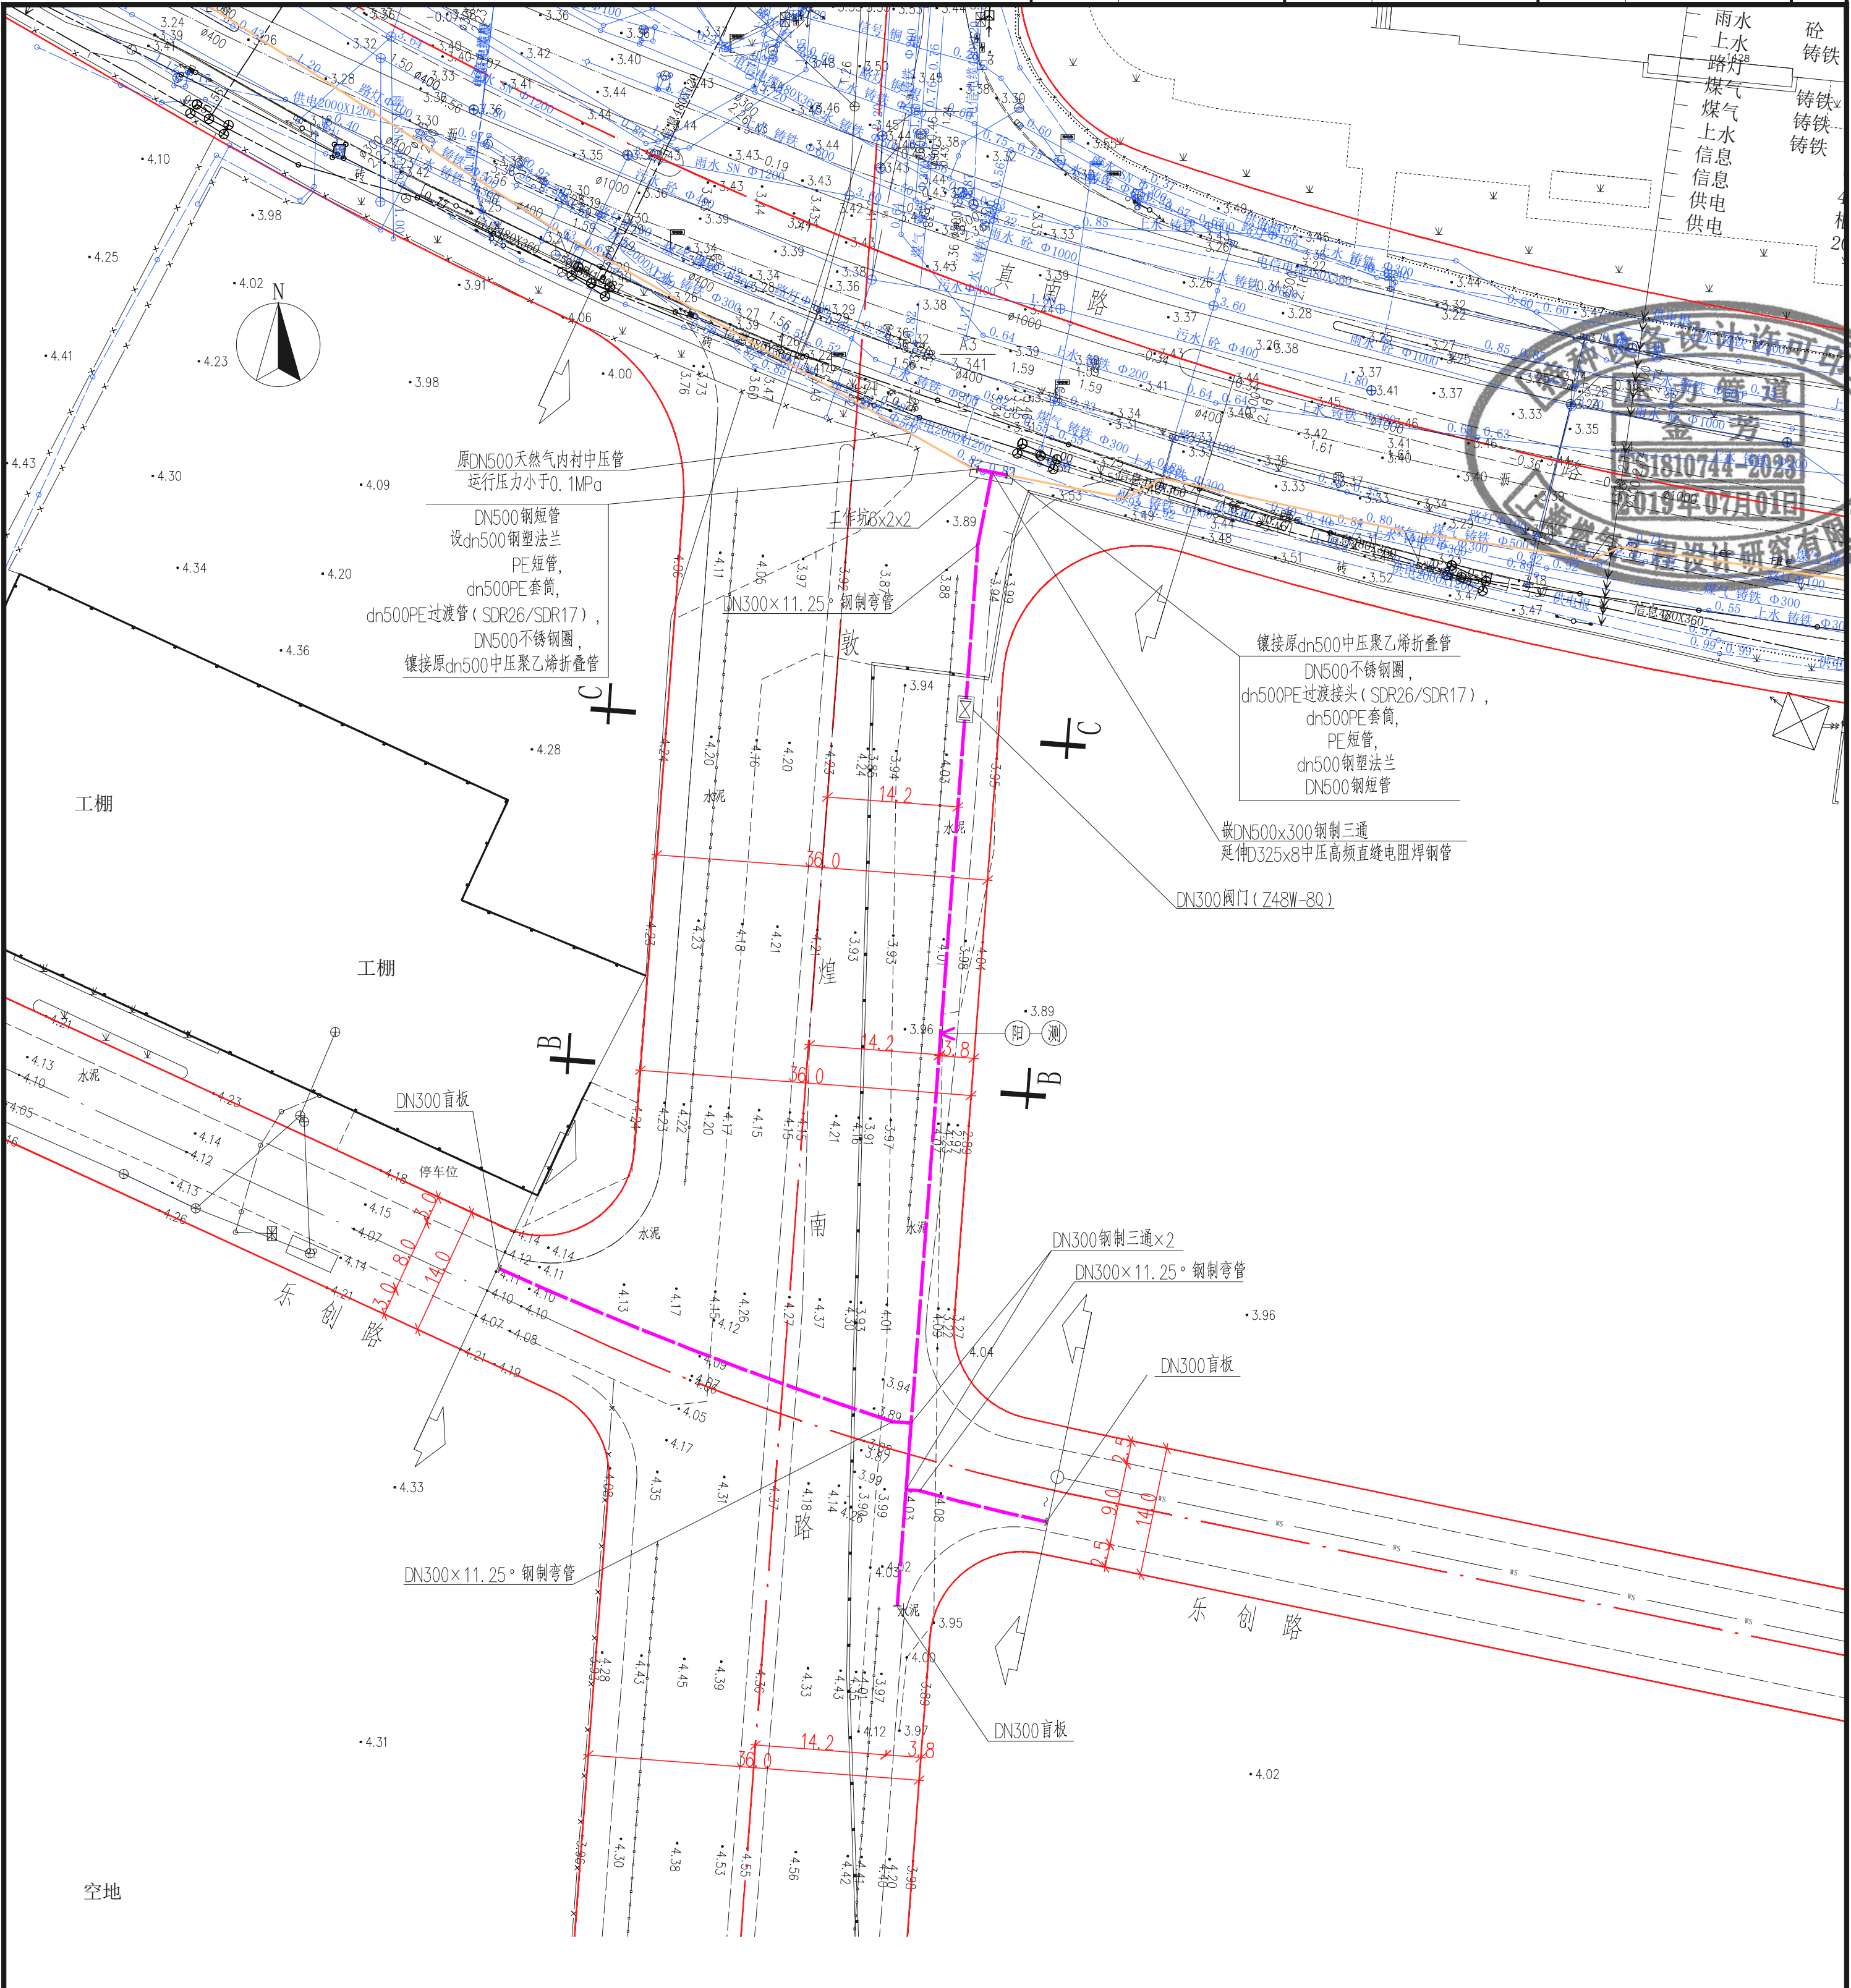

图例

序号	图例	名称
1	——	拟埋设燃气管道
2	⊠	阀门及阀门井
3		法兰

燃气平面图1:500

项目名称: 上海燃气工程设计研究院有限公司 SHANGHAI GAS ENGINEERING DESIGN & RESEARCH CO., LTD 设计证书编号: A231004570		客户名称: 上海燃气市北销售有限公司 CLIENT: 上海燃气市北销售有限公司		设计/日期: 2022.10 设计/日期: 2022.10	
项目负责人: 王勇 审核/日期: 2022.10 设计/日期: 2022.10		设计/日期: 2022.10 设计/日期: 2022.10		设计/日期: 2022.10 设计/日期: 2022.10	
图名: 总平面图 DRAWING TITLE: 总平面图		比例: 1:500 SCALE: 1:500		日期: 2022.10 DATE: 2022.10	